
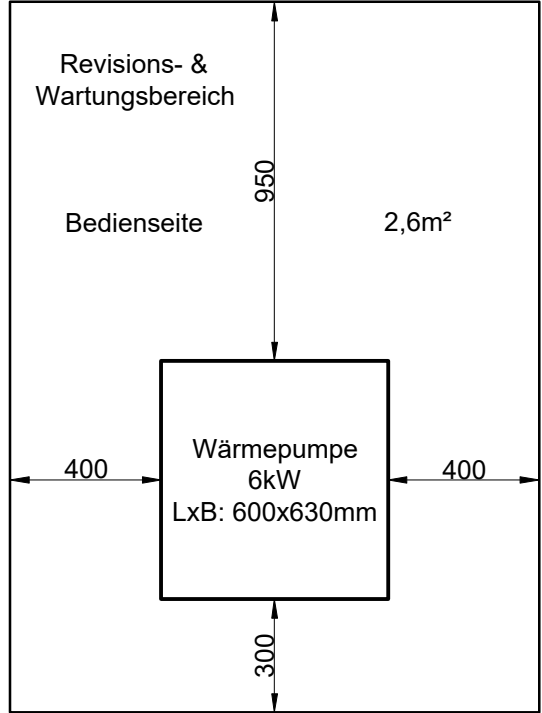


Weitergabe und Vervielfältigung dieser Unterlage
Verwertung und Mitteilung ihres Inhaltes ist nicht gestattet,
soweit nicht ausdrücklich schriftlich zugestanden.
Zurücksendung verpflichtet zum Schadensersatz.
Alle Rechte für den Fall der Patenterteilung oder
Gebrauchsmustereintragung vorbehalten.

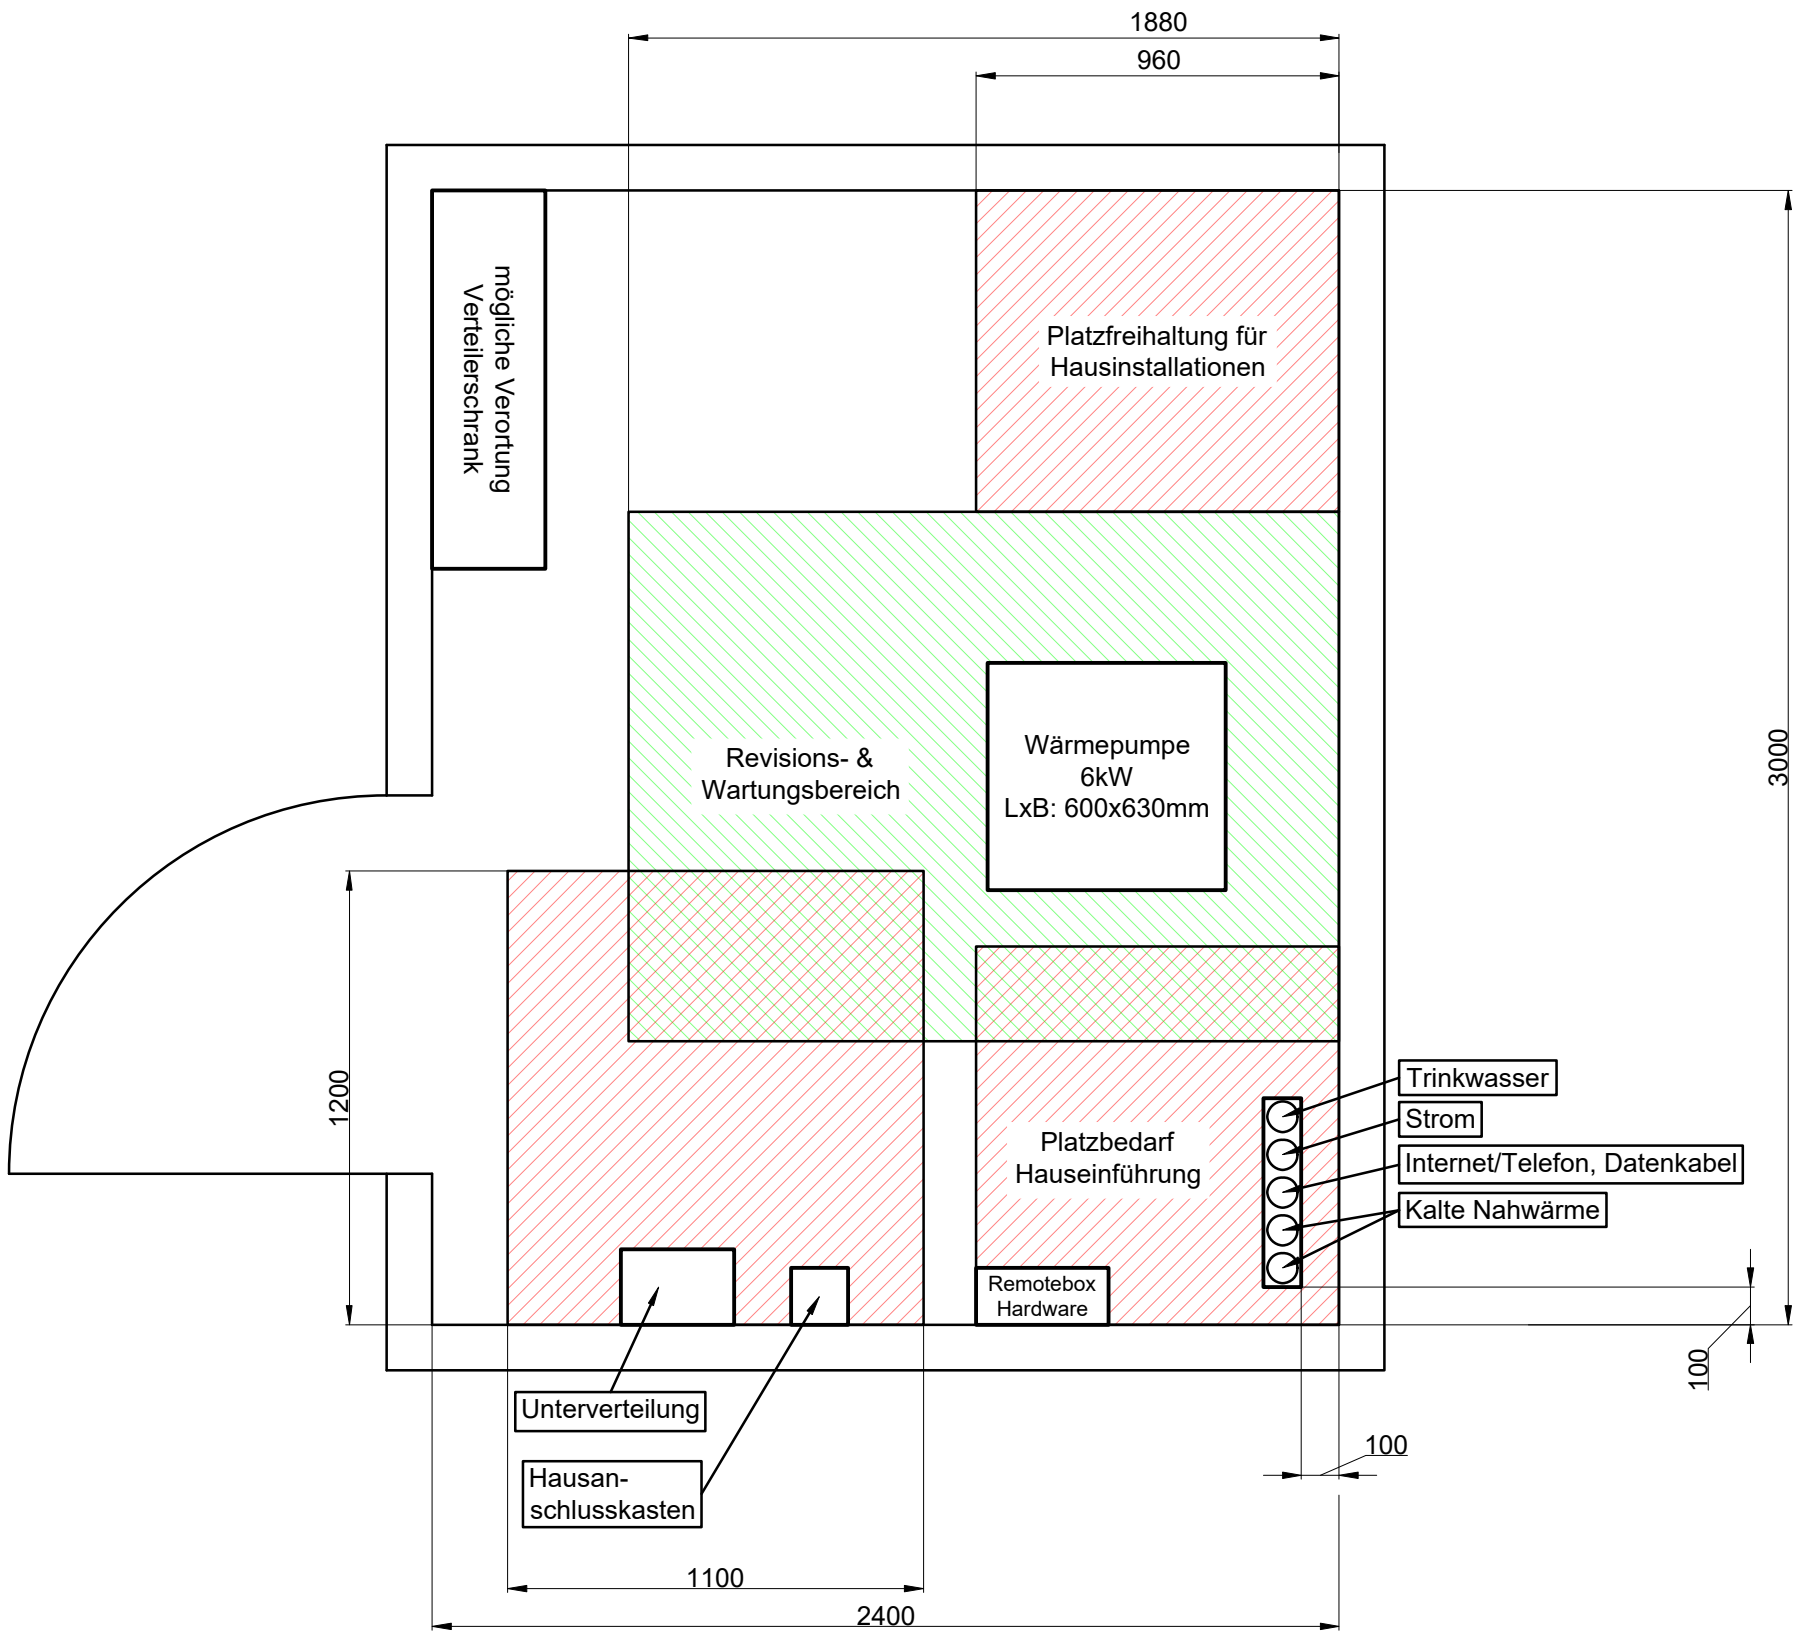

Änderung	Datum	Name	Index	Regelgrundriss 6kW Wärmepumpe	
Zeichnung erstellt	24.10.2025	AS	-	Projekt:	Markt Schierling
			A	KNW Wohngebiet Am Regensburgerweg 2	
			B	Planinhalt:	Technikraum Heizung
			C	gez.: 24.10.25 Assmann	gepr.: 24.10.25 Plöchinger

TGA Plöchinger GmbH
Gebäudetechnik für Menschen

Passauer Straße 20
94121 Salzweg
Tel.: 0851-966 59 890

E-Mail: info@tga-ploechinger.de
www.tga-ploechinger.de

Maßstab: 1:20

Plannummer: 00-39-XX-Regelgrundriss-TZ-0002